


02.ED091.B1.0

COD. CAMPUS	COD. EDIFICIO	COD. BLOQUE	COD. PLANTA
-------------	---------------	-------------	-------------

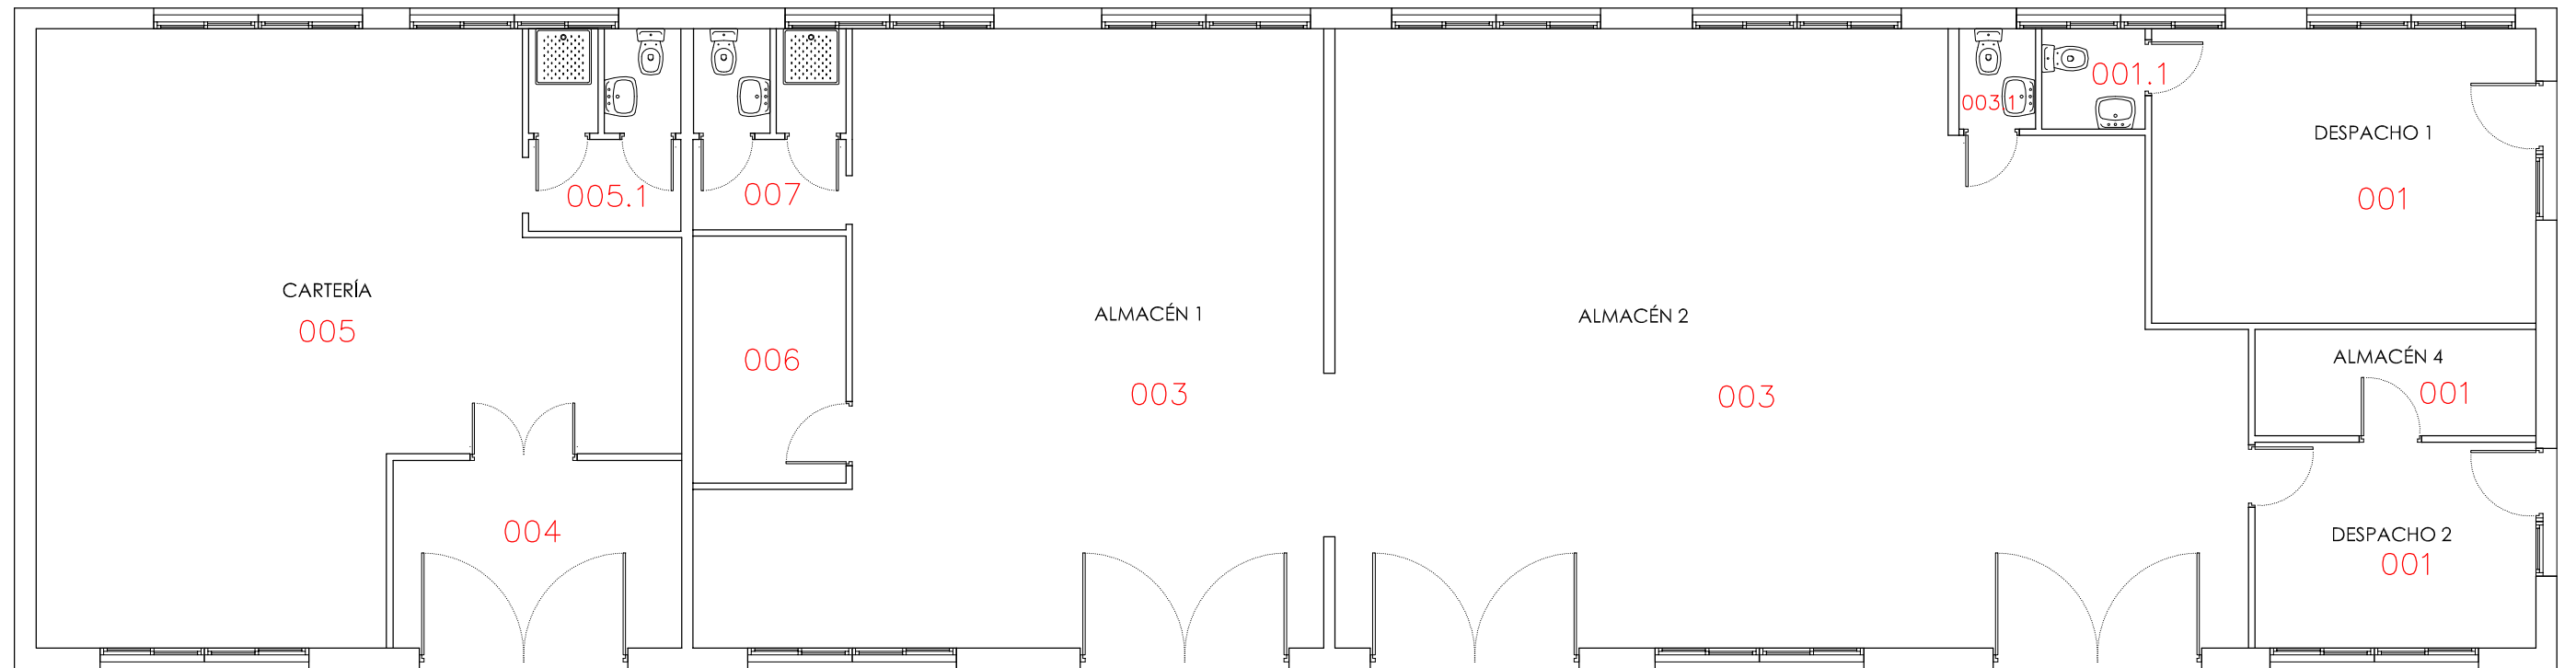

UNIDAD TÉCNICA. SECCIÓN PLANIMETRÍA

NAVE USOS MÚLTIPLES (Serv. Correos, Almacén)
 02-CAMPUS DE ESPINARDO
 PLANTA BAJA

Formato:A3 Escala:1/100